


运行方式		接点	1-2	3-4	5-6	7-8	9-10	11-12
联锁	←				×		×	×
就地	↖				×			
远控	↑					×		
就地	↗				×			
合闸	→	×	×	×				



控制母线	
空开或熔断器	
操作电源	
保护跳闸	跳 闸 回 路
跳闸保持	
合位继电器	
手动跳闸	
手动合闸	合 闸 回 路
保护合闸	
合闸保持	
防跳	
跳位继电器	
跳位绿灯	位置
合位红灯	指示
动作信号	中央
告警信号	信号
重瓦斯	开 入 量
轻瓦斯	
超温	
高温	
开入 ₁	
刀位位置	
开入 ₂	
远方	

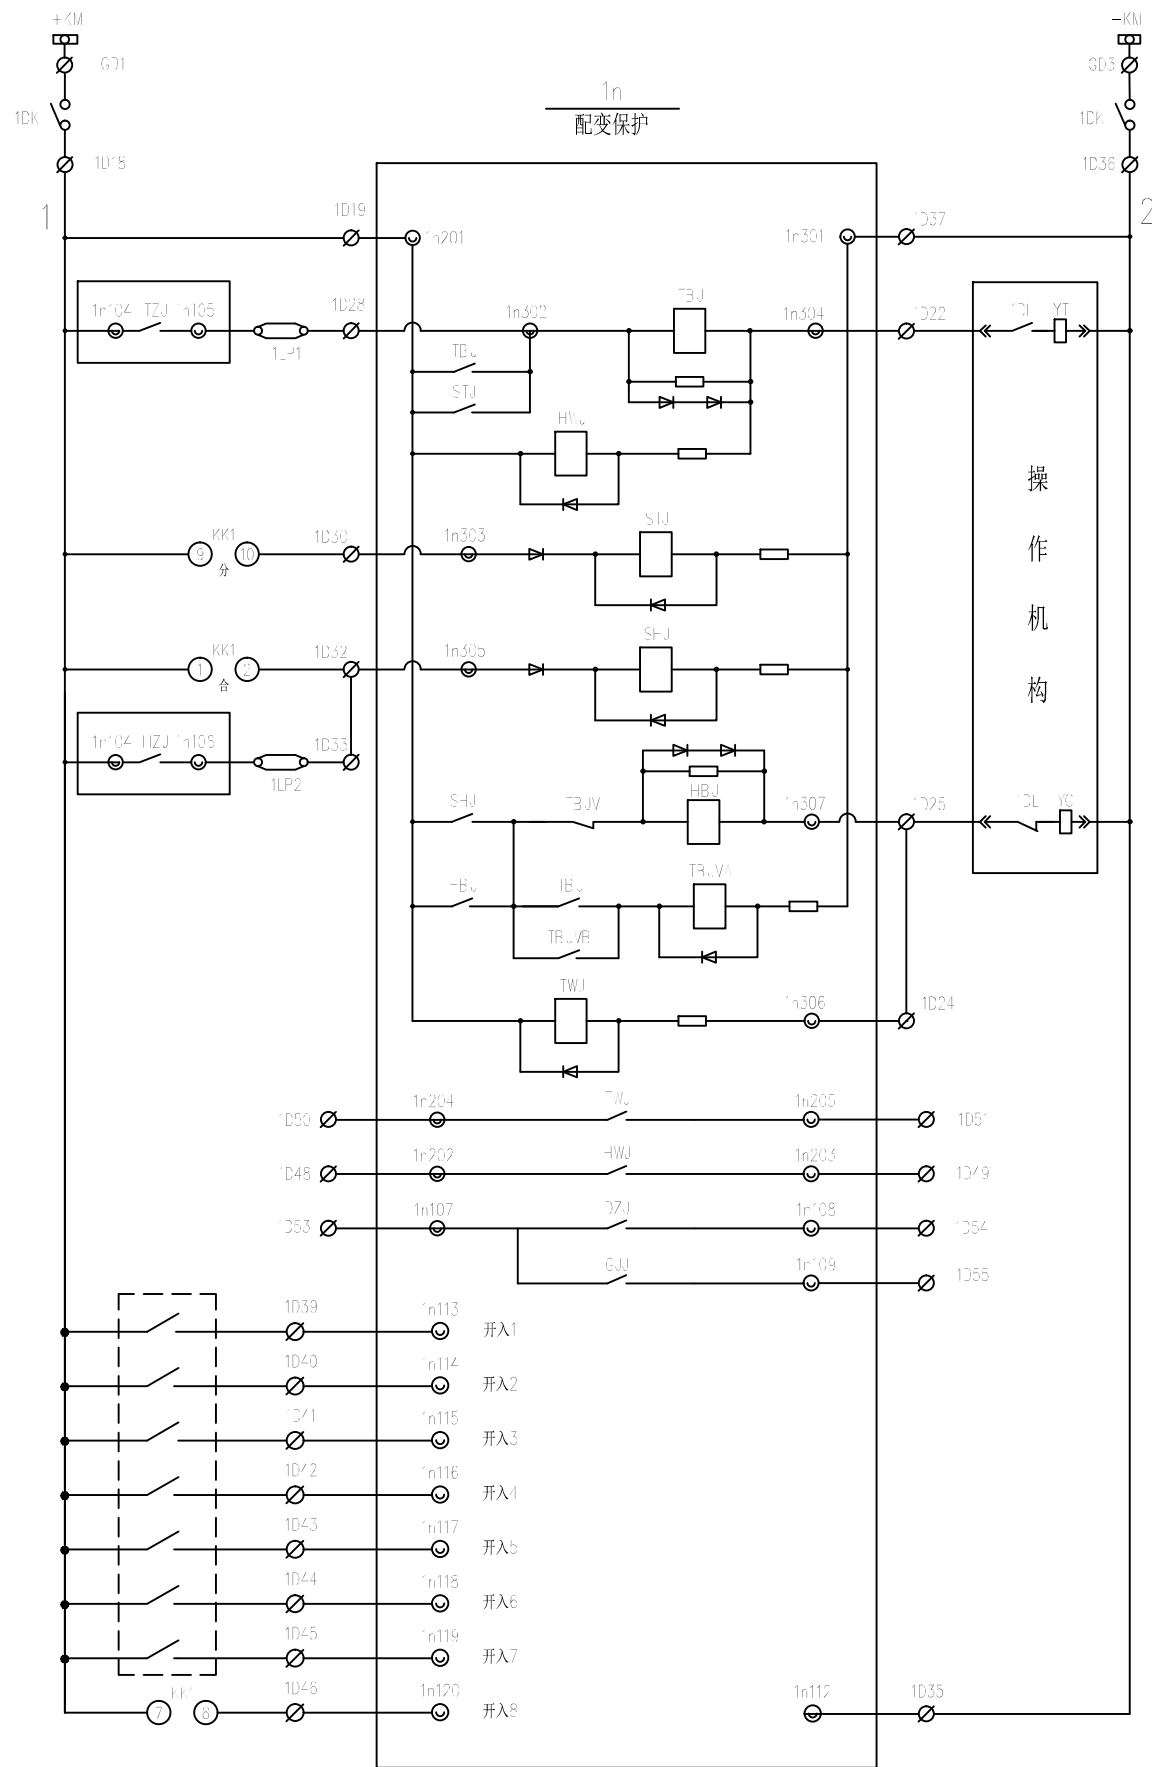

工程设计资质证书编号
建筑甲级:A113007169
园林甲级:A113007169
规划乙级:城规142010
市政乙级:A213007166
人防乙级:A213007166

中盛弘宇建设科技有限公司
Zhongsheng Hongyu Construction Technology Co., Ltd.

备注 NOT

*本图经施工图审查机构及消防审批部门审查合格方可用于施工
版权中盛弘宇建筑科技有限公司所有, 未经书面许可, 不得翻
自使用、更改和复制等其他用途。
This drawing can only be used for construction after being
examined to be qualified and approved by Drawing Appraisal
Unit & Fire Control Committee. The copyright belongs to
Guangdong Hongyu construction technology co., LTD. Without
written permission, it's prohibited to use, change or copy
the drawing for other purposes.

合作设计单位 CO-OPERATED WITH

说明 EXPLAIN

审 定				支永涛	支永涛
审 核				李 亮	
项目负责人				宋志荣	宋志荣
项目总工程师				支永涛	支永涛
专业负责人				周兴	周兴
校 对				周浪	周浪
设 计					
CHECKED BY					
DESIGNED BY					
建设单位 CONSTRUCTION					
重庆华牧现代农业有限公司					
工程名称 PROJECT					
华牧现代农业生态循环智能化蛋鸡项目配电工程					
项目名称 SUB PROJECT					
图纸名称 DRAWING TITLE					
数字式变压器保护测控装置保护原理接线图					
工程编号					
阶段	施工图	专业	电 气		
比例		图号			
日期	2023.04	版本号			
DATE		VERSION NUMBER			

签字齐全 盖章有效